


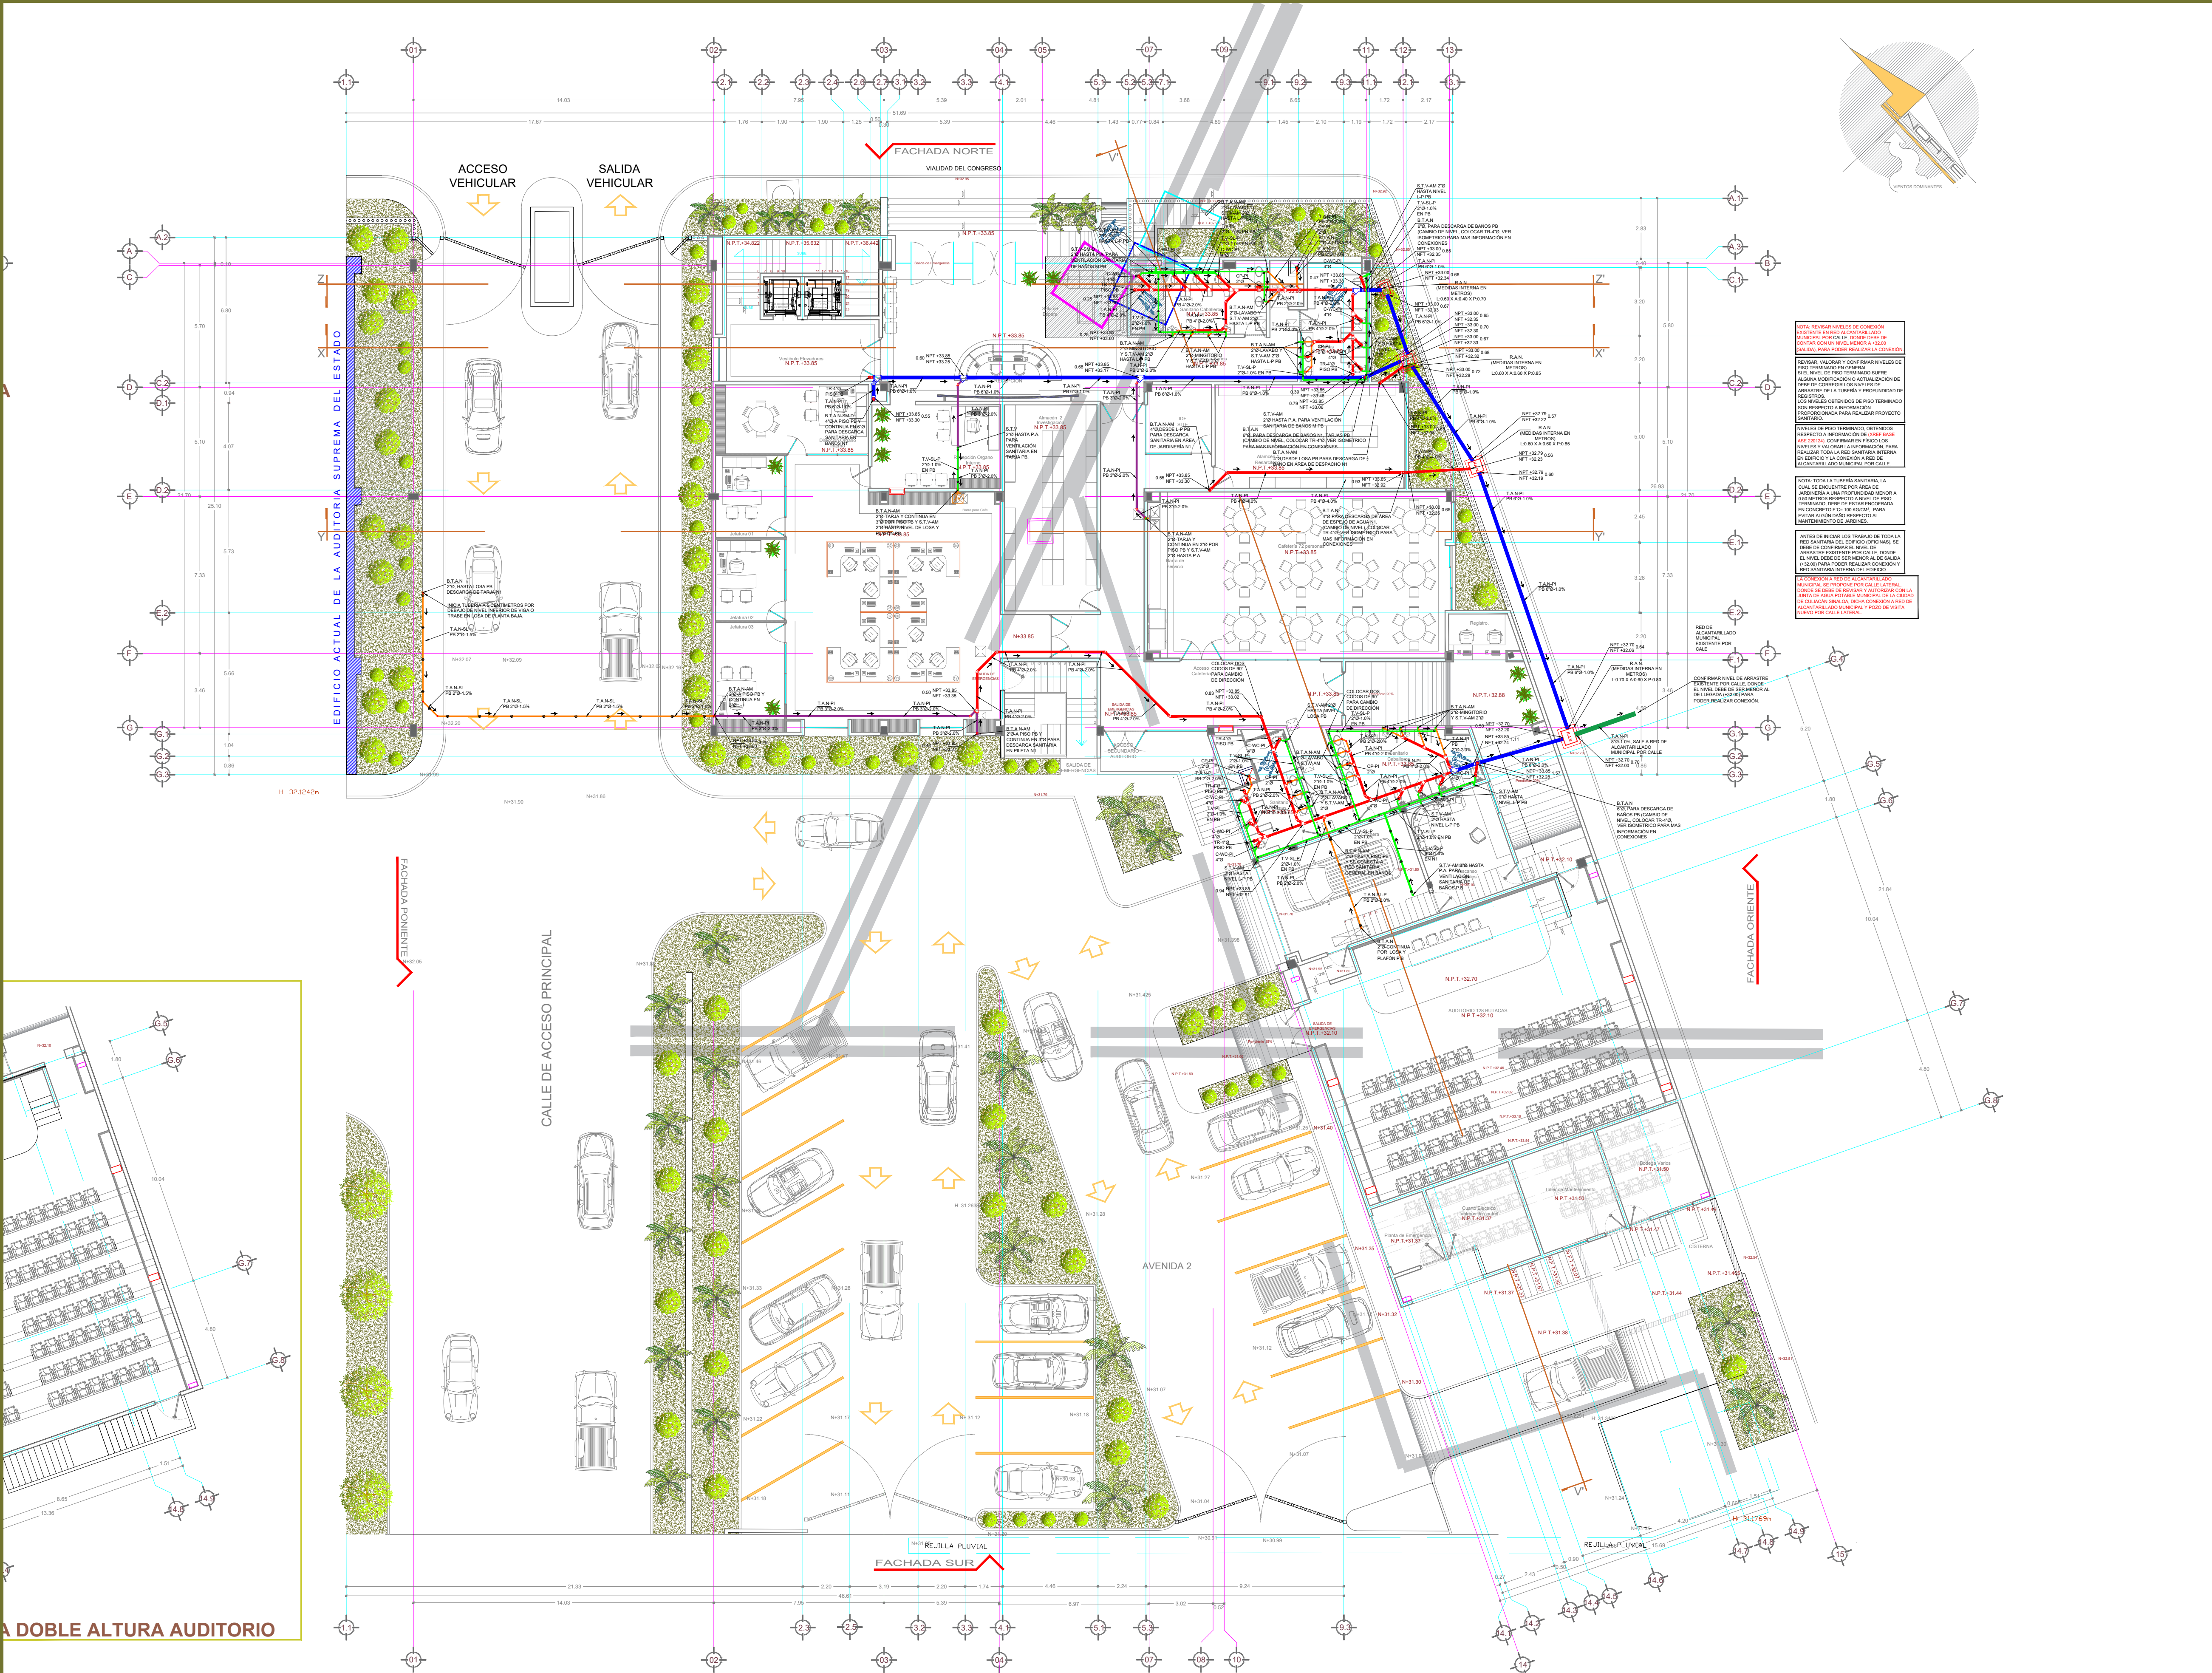

SIMBOLOGÍA Y NOMENCLATURAS SISTEMA SANITARIO	
	TUBERÍA DE AGUAS SANITARIAS DE PVC PARA ALCANTARILLADO
	SERIE METRICA 30 (ESPIGA-CARPANA) EN 3/8"
	TUBERÍA DE AGUAS SANITARIAS DE PVC CÉDULA 40 DWN EN 4"
	TUBERÍA DE AGUAS SANITARIAS DE PVC CÉDULA 40 DWN EN 4"
	TUBERÍA DE AGUAS SANITARIAS DE PVC CÉDULA 40 DWN EN 3"
	TUBERÍA DE AGUAS SANITARIAS DE PVC CÉDULA 40 DWN EN 3"
	TUBERÍA DE VENTILACIÓN DE PVC CÉDULA 40 DWN
	DIÁMETRO INDICADO EN PULGADAS
	TUBERÍA DE PVC CÉDULA 40 DWN EN 3/8" DRENAJE EQUIPOS A/A, DIÁMETRO INDICADO EN PULGADAS
	TUBERÍA PARA DESCARGA SANITARIA EN EQUIPOS DE A/A EN PVC CÉDULA 40 DWN EN 3/8" DIÁMETRO INDICADO EN PULGADAS
	TUBERÍA PARA DESCARGA SANITARIA EN EQUIPOS DE A/A EN PVC CÉDULA 40 DWN EN 1/4" DIÁMETRO INDICADO EN PULGADAS
T.A.N	TUBO PVC DWN CÉDULA 40 DE AGUAS NEGRAS, DIÁMETRO Y PENDIENTE INDICADO EN PULGADAS Y PORCIENTO
T.A.N-PI	TUBO PVC DWN CÉDULA 40 DE AGUAS NEGRAS AHOGADO POR PISO, DIÁMETRO Y PENDIENTE INDICADO EN PULGADAS Y PORCIENTO
T.A.N-AM	TUBO PVC DWN CÉDULA 40 DE AGUAS NEGRAS AHOGADO POR MURO, DIÁMETRO Y PENDIENTE INDICADO EN PULGADAS Y PORCIENTO
T.A.N-SL	TUBO PVC DWN CÉDULA 40 DE AGUAS NEGRAS AHOGADO POR LOSA, DIÁMETRO Y PENDIENTE INDICADO EN PULGADAS Y PORCIENTO
T.A.N-SLP	TUBO PVC DWN CÉDULA 40 DE AGUAS NEGRAS AHOGADO POR LOSA Y PLAFÓN, DIÁMETRO Y PENDIENTE INDICADO EN PULGADAS Y PORCIENTO
B.T.A.N-AM	BAJA TUBO DE PVC DWN CÉDULA 40 DE AGUAS NEGRAS AHOGADA POR MURO DIÁMETRO INDICADO PULGADAS
B.T.A.N-SM	BAJA TUBO DE PVC DWN CÉDULA 40 DE AGUAS NEGRAS AHOGADA POR MURO DIÁMETRO INDICADO PULGADAS
B.T.A.N-SMD	BAJA TUBO DE PVC DWN CÉDULA 40 DE AGUAS NEGRAS AHOGADA POR MURO DIÁMETRO INDICADO PULGADAS
T.V-AM	TUBO PVC DWN CÉDULA 40 PARA VENTILACIÓN AHOGADO POR MURO, DIÁMETRO INDICADO EN PULGADAS
T.V-PI	TUBO PVC DWN CÉDULA 40 PARA VENTILACIÓN AHOGADO POR PISO, DIÁMETRO INDICADO EN PULGADAS
T.V-SL	TUBO PVC DWN CÉDULA 40 PARA VENTILACIÓN AHOGADO POR LOSA, DIÁMETRO INDICADO EN PULGADAS
T.V-SLP	TUBO PVC DWN CÉDULA 40 PARA VENTILACIÓN AHOGADO POR LOSA Y PLAFÓN, DIÁMETRO INDICADO EN PULGADAS
S.T.V-AM	SURE TUBO PVC DWN CÉDULA 40 PARA VENTILACIÓN AHOGADO POR MURO, DIÁMETRO INDICADO EN PULGADAS
S.T.V-SMD	SURE TUBO PVC DWN CÉDULA 40 PARA VENTILACIÓN AHOGADO POR MURO Y DUCTO DE INSTALACIONES (CAJILLO), DIÁMETRO INDICADO PULGADAS
B.T.D-A/A	BAJA TUBO PVC DWN O HIDRÁULICO CED. 40 PARA DESCARGA SANITARIA EN EQUIPO DE A/A, DIÁMETRO INDICADO EN PULGADAS
B.T.D-A/A-AM	BAJA TUBO PVC DWN O HIDRÁULICO CED. 40 AHOGADO POR MURO PARA DESCARGA SANITARIA EN EQUIPO DE A/A, DIÁMETRO INDICADO EN PULGADAS
V.T.D-A/A-PI	VIENE TUBO PVC DWN O HIDRÁULICO CED. 40 AHOGADO POR PISO PARA DESCARGA SANITARIA EN EQUIPO DE A/A, DIÁMETRO, Y PENDIENTE INDICADO EN PULGADAS Y PORCIENTO
V.T.D-A/A-AM	VIENE TUBO PVC DWN O HIDRÁULICO CED. 40 AHOGADO POR MURO PARA DESCARGA SANITARIA EN EQUIPO DE A/A, DIÁMETRO, Y PENDIENTE INDICADO EN PULGADAS Y PORCIENTO
T.D.A/A-SL	VIENE TUBO PVC DWN O HIDRÁULICO CED. 40 SOPORTADA POR LOSA Y AISLADA TÉRMICAMENTE CON ARMATEX 3/8", PARA DESCARGA SANITARIA EN EQUIPO DE A/A, DIÁMETRO, Y PENDIENTE INDICADO EN PULGADAS Y PORCIENTO
T.D.A/A-SLP	VIENE TUBO PVC DWN O HIDRÁULICO CED. 40 SOPORTADA POR LOSA Y PLAFÓN Y AISLADA TÉRMICAMENTE CON ARMATEX 3/8", PARA DESCARGA SANITARIA EN EQUIPO DE A/A, DIÁMETRO, Y PENDIENTE INDICADO EN PULGADAS Y PORCIENTO
T.D.A/A-SLE	VIENE TUBO PVC DWN O HIDRÁULICO CED. 40 SOPORTADA POR LOSA EXTERIOR, PARA DESCARGA SANITARIA EN EQUIPO DE A/A, DIÁMETRO, Y PENDIENTE INDICADO EN PULGADAS Y PORCIENTO
T.D.A/A-PI	VIENE TUBO PVC DWN O HIDRÁULICO CED. 40 AHOGADO POR PISO, PARA DESCARGA SANITARIA EN EQUIPO DE A/A, DIÁMETRO, Y PENDIENTE INDICADO EN PULGADAS Y PORCIENTO
B.T.D-A/A-SMD	BAJA TUBO PVC DWN O HIDRÁULICO CED. 40 SOPORTADA POR MURO Y DUCTO DE INSTALACIONES (CAJILLO) Y AISLADA TÉRMICAMENTE CON ARMATEX 3/8", PARA DESCARGA SANITARIA EN EQUIPO DE A/A, DIÁMETRO
●	COLADERA DE PISO
R.A.N	REGISTRO AGUAS NEGRAS
X°D-X°X°	DIÁMETRO-PENDIENTE DE LA TUBERÍA
SENTIDO DEL FLUJO	SENTIDO DEL FLUJO
PI	PLANTA BAJA
N1	NIVEL 1
PA	PLANTA AZTECA
NPT	NIVEL DE PISO TERMINADO
NPT	NIVEL FONDO DE TUBO, SE TOMA LA PARTE BAJA DEL TUBO
CP-PI	CONEXIÓN DE COLADERA PARA RESIDUALES EN PISO
C-WC-PI	CONEXIÓN DE WC EN PISO
C-EQ-A/A	CONEXIÓN DE EQUIPO DE AIRE ACONDICIONADO (EVAPORADOR) - DESCARGA SANITARIO EQUIPO (BOMBA ALTURA 30 CENTÍMETROS A 50 CENTÍMETROS)
A/A	EQUIPO DE AIRE ACONDICIONADO
E.Q.	EQUIPO
10	PULGADA Y DIÁMETRO
H	HOMBRES
M	MUJERES
L-P	LOSA Y PLAFÓN
TM-4°3	TAPÓN PARA MANTENIMIENTO 4°3 DE SISTEMA SANITARIO DE AGUAS RESIDUALES
TM-4°3	TAPÓN PARA MANTENIMIENTO 4°3 DE SISTEMA SANITARIO DRENAJE DE CONDENSADOS
TM-2°3	TAPÓN PARA MANTENIMIENTO 2°3 DE SISTEMA SANITARIO DRENAJE DE CONDENSADOS
TM-4°3	TAPÓN REGISTRO ROSCABLE 4°3 EN PISO PARA SISTEMA SANITARIO
EST	EQUIPO DE AIRE ACONDICIONADO EVAPORADOR TIPO CASSETTE, FAN&COIL, DIVIDIDO O PAQUETE
FC	EQUIPO DE AIRE ACONDICIONADO CASSETTE
DIV	EQUIPO DE AIRE ACONDICIONADO FAN&COIL
PAQ	EQUIPO DE AIRE ACONDICIONADO DIVIDIDO (MANEJADORA) EQUIPO DE AIRE ACONDICIONADO TIPO PAQUETE
NOTA: TODA LA RED SANITARIA DE AGUAS RESIDUALES SERÁ DIRIGIDA POR MEDIO DE TUBERÍAS (PENDIENTES) Y REGISTROS A RED DE ALCANTARILLADO MUNICIPAL	
NOTA: TODA LA RED SANITARIA Y VENTILACIÓN PARA DRENAJE DE EQUIPO DE AIRE ACONDICIONADO SE DEBERÁ EN FORMA INDEPENDIENTE A RED SANITARIA DE AGUAS RESIDUALES	
NOTA: TODAS LAS TUBERÍAS EN LÍNEA HORIZONTAL PARA DESCARGA SANITARIA DE AGUAS NEGRAS, GRISAS Y E.Q. A/A, DEBEN DE CONTAR CON PENDIENTES EN TUBERÍAS DESDE MUJERES A RED SANITARIA A LA CUAL SE DESCARGA, CON EL OBJETIVO DE DAR OPERACIÓN AL SISTEMA	
NOTA: TODAS LAS TUBERÍAS EN LÍNEA HORIZONTAL PARA VENTILACIÓN SANITARIA, LAS CUALES ESTÉN AHOGADAS POR PISO, MURDO O SOPORTADA POR LOSAS, DEBEN DE TENER UNA PENDIENTE MÍNIMA DEL 1/8" DIRIGIDA HACIA AL MUJERES O RED SANITARIA, CON EL OBJETIVO DE QUE EL AGUA NO SE QUEDA EN LAS TUBERÍAS OCACIONANDO DEFICIENCIA	
NOTA: TODAS LAS DESCARGAS SANITARIAS EN LAVABOS, TARIAS, COLADERAS, ETC., DEBEN DE CONTAR CON TRAMPA DE AGUA (CESPILLO)	
NOTA: TODAS LAS DESCARGAS SANITARIAS EN EQUIPOS DE AIRE ACONDICIONADO DEBEN DE CONTAR CON TRAMPA DE AGUA	
NOTA: TODAS LAS COLADERAS SANITARIAS DEBEN DE CONTAR CON TRAMPA DE AGUA INTEGRADA	
NOTA: TODA LA RED SANITARIA PARA DESCARGA DE CONDENSADOS (EQUIPOS DE AIRE ACONDICIONADO) LA CUAL ESTE SOPORTADA ENTRE LOSAS Y PLAFONES O VISIBLES AL INTERIOR DEL EDIFICIO, DEBE ESTAR FORRADA CON ARMATEX 3/8" ESPESOR, PARA EVITAR QUE LA TUBERÍA SUJE AGUA Y PUEDA DANAAR ALGUN QUETO AL INTERIOR	

Calle Loreto No. 5392 Fracc. Stanza Toscana
Culiacán, Sinaloa

Proyecto:

AMPLIACIÓN DE EDIFICIO

**AUDITORÍA SUPERIOR
DEL ESTADO DE
SINALOA**

Propietario:

**Auditoría Superior del Estado
SINALOA**

Calle del Congreso 2380 Plaz. Validad del Congreso, Fracc. Jardines, Tres
Ríos, 80100 Culiacán Rosales, Sin.

Croquis de Localización:

Simbología:

Revisó:

Director Responsable de Obra:

D.R.O.:

R.S.S.A.:

Cédula Profesional:

F.I.R.M.A.:

Director Responsable de Obra:

MIGUEL ANTONIO ARIZA HERNANDEZ
arquitecto

Calle Loreto No. 5392 Fracc. Stanza Toscana
Culiacán, Sinaloa

Cédula Profesional:

2580226

R.S.S.A.:

JIC-540-00

Contenido:

PROYECTO INSTALACIÓN SANITARIO

Superficie de Terreno:

No. del Plano:

Superficie de Ampliación:

2,943.16 m²

Escala:

1:200

Acotaciones:

metros

Fecha:

23 de Diciembre de 2023

arizaarquitectos2020@outlook.com

1

SANITARIO - AGUAS SANITARIAS PLANTA BAJA - RED

ESC 1:150

2

SIMBOLOGÍA Y NOMENCLATURA SANITARIO

SIESC

PLANTA ARQUITECTÓNICA BAJA

**Auditoría Superior del Estado
SINALOA**

**IS
01**