


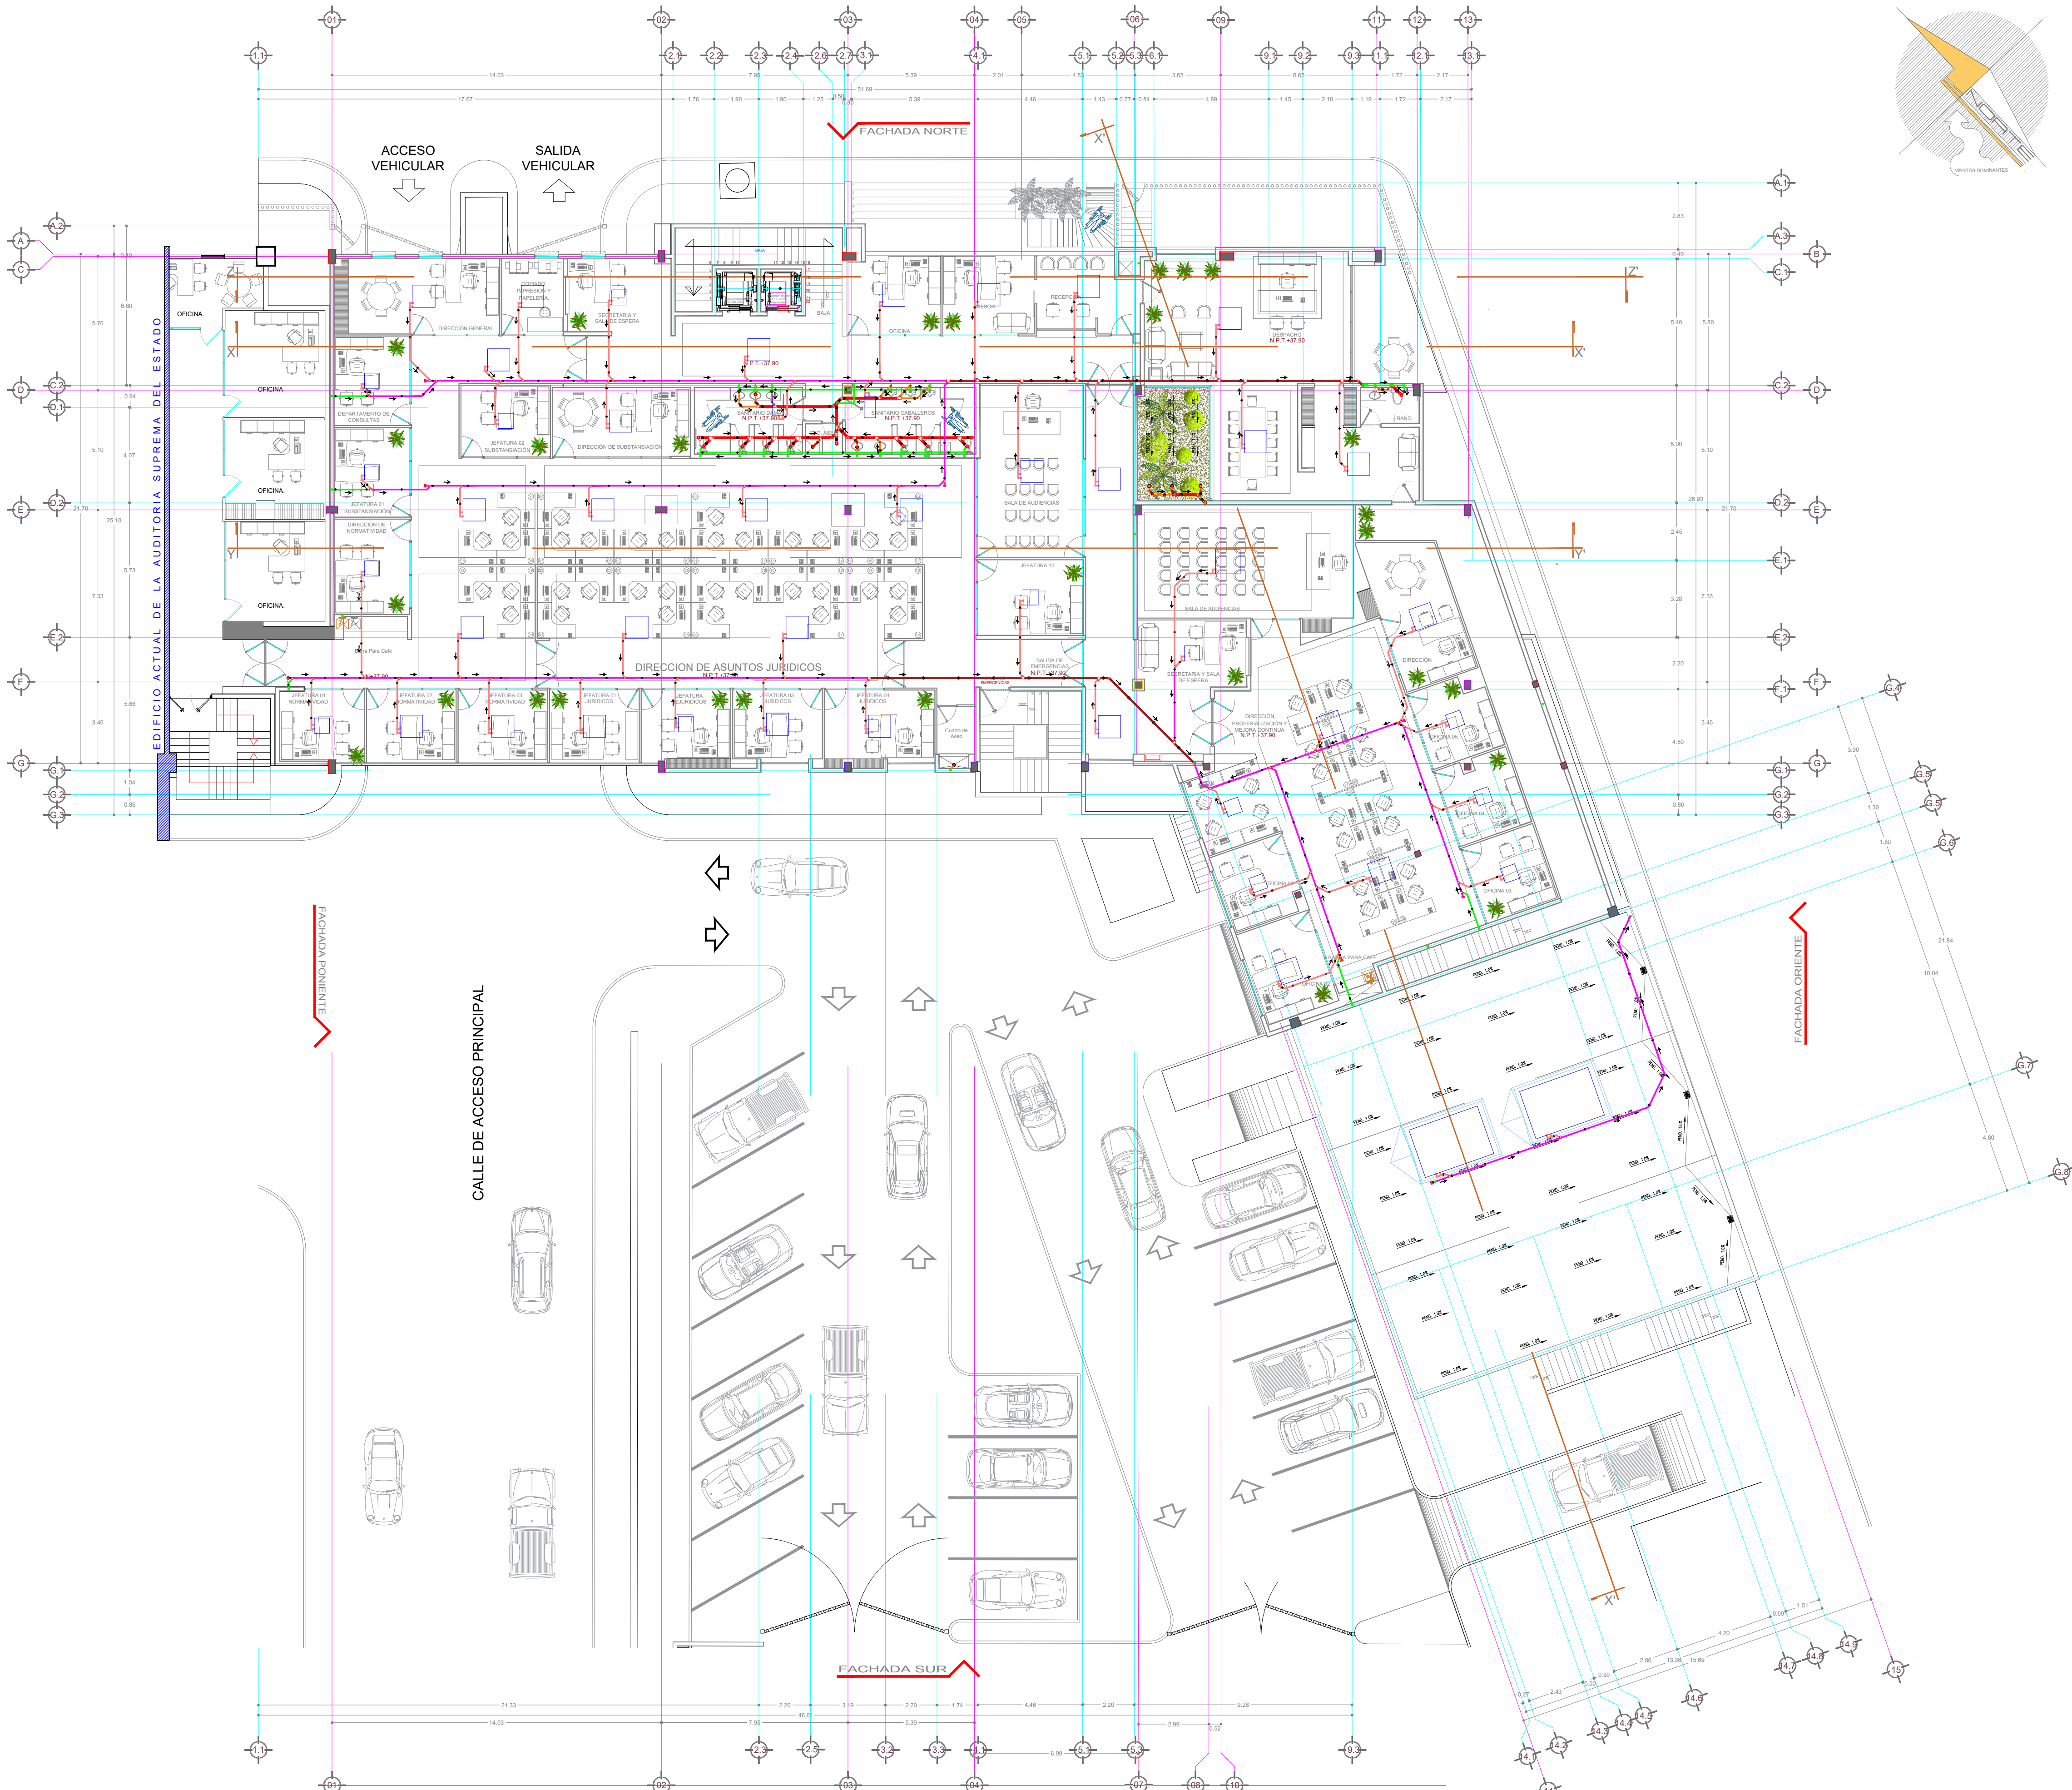

SIMBOLOGÍA Y NOMENCLATURAS SISTEMA SANITARIO	
	TUBERÍA DE AGUAS SANITARIAS DE PVC PARA ALCANTARILLADO SERIE MÉTRICA 30 (ESPIGA CAMPANA) EN 8"Ø
	TUBERÍA DE AGUAS SANITARIAS DE PVC CÉDULA 40 DWV EN 6"Ø
	TUBERÍA DE AGUAS SANITARIAS DE PVC CÉDULA 40 DWV EN 4"Ø
	TUBERÍA DE AGUAS SANITARIAS DE PVC CÉDULA 40 DWV EN 3"Ø
	TUBERÍA DE AGUAS SANITARIAS DE PVC CÉDULA 40 DWV EN 2"Ø
	TUBERÍA DE VENTILACIÓN DE PVC CÉDULA 40 DWV DIÁMETRO INDICADO EN PULGADAS.
	TUBERÍA DE PVC CÉDULA 40 DWV EN 3"Ø DRENAJE EQUIPOS A/A. DIÁMETRO INDICADO EN PULGADAS.
	TUBERÍA PARA DESCARGA SANITARIA EN EQUIPOS DE A/A. EN PVC CÉDULA 40 DWV EN 2"Ø. DIÁMETRO INDICADO EN PULGADAS.
	TUBERÍA PARA DESCARGA SANITARIA EN EQUIPOS DE A/A. EN PVC HIDRÁULICO CÉDULA 40 EN 1 1/4"Ø. DIÁMETRO INDICADO EN PULGADAS.
	TUBO PVC DWV CÉDULA 40 DE AGUAS NEGRAS. DIÁMETRO Y PENDIENTE INDICADO EN PULGADAS Y PORCIENTO.
	TUBO PVC DWV CÉDULA 40 DE AGUAS NEGRAS AHOGADO POR PISO. DIÁMETRO Y PENDIENTE INDICADO EN PULGADAS Y PORCIENTO.
	TUBO PVC DWV CÉDULA 40 DE AGUAS NEGRAS SOPORTADO POR MURO. DIÁMETRO Y PENDIENTE INDICADO EN PULGADAS Y PORCIENTO.
	TUBO PVC DWV CÉDULA 40 DE AGUAS NEGRAS SOPORTADO POR LOSA Y PLAFÓN. DIÁMETRO Y PENDIENTE INDICADO EN PULGADAS Y PORCIENTO.
	BAJA TUBO DE PVC DWV CÉDULA 40 DE AGUAS NEGRAS AHOGADA POR MURO. DIÁMETRO INDICADO EN PULGADAS.
	BAJA TUBO DE PVC DWV CÉDULA 40 DE AGUAS NEGRAS SOPORTADA POR MURO. DIÁMETRO INDICADO EN PULGADAS.
	BAJA TUBO DE PVC DWV CÉDULA 40 DE AGUAS NEGRAS SOPORTADA POR MURO Y DUCTO DE INSTALACIONES (CAJILLO). DIÁMETRO INDICADO EN PULGADAS.
	TUBO PVC DWV CÉDULA 40 PARA VENTILACIÓN AHOGADO POR MURO. DIÁMETRO INDICADO EN PULGADAS.
	TUBO PVC DWV CÉDULA 40 PARA VENTILACIÓN SOPORTADA POR PISO. DIÁMETRO INDICADO EN PULGADAS.
	TUBO PVC DWV CÉDULA 40 PARA VENTILACIÓN SOPORTADA POR LOSA. DIÁMETRO INDICADO EN PULGADAS.
	TUBO PVC DWV CÉDULA 40 PARA VENTILACIÓN SOPORTADA POR LOSA Y PLAFÓN. DIÁMETRO INDICADO EN PULGADAS.
	SUBE TUBO PVC DWV CÉDULA 40 PARA VENTILACIÓN AHOGADO POR MURO. DIÁMETRO INDICADO EN PULGADAS.
	SUBE TUBO PVC DWV CÉDULA 40 PARA VENTILACIÓN SOPORTADA POR MURO Y DUCTO DE INSTALACIONES (CAJILLO). DIÁMETRO INDICADO EN PULGADAS.
	BAJA TUBO PVC DWV O HIDRÁULICO CED. 40 PARA DESCARGA SANITARIA EN EQUIPO DE A/A. DIÁMETRO INDICADO EN PULGADAS.
	BAJA TUBO PVC DWV O HIDRÁULICO CED. 40 AHOGADO POR MURO PARA DESCARGA SANITARIA EN EQUIPO DE A/A. DIÁMETRO INDICADO EN PULGADAS.
	VIENE TUBO PVC DWV O HIDRÁULICO CED. 40 AHOGADO POR PISO PARA DESCARGA SANITARIA EN EQUIPO DE A/A. DIÁMETRO, Y PENDIENTE INDICADO EN PULGADAS Y PORCIENTO.
	VIENE TUBO PVC DWV O HIDRÁULICO CED. 40 AHOGADO POR MURO PARA DESCARGA SANITARIA EN EQUIPO DE A/A. DIÁMETRO, Y PENDIENTE INDICADO EN PULGADAS Y PORCIENTO.
	VIENE TUBO PVC DWV O HIDRÁULICO CED. 40 SOPORTADA POR LOSA Y PLAFÓN. DIÁMETRO INDICADO EN PULGADAS Y PORCIENTO.
	VIENE TUBO PVC DWV O HIDRÁULICO CED. 40 SOPORTADA POR LOSA Y PLAFÓN Y AISLADA TÉRMICAMENTE CON ARMAFLEX 3/4"Ø. PARA DESCARGA SANITARIA EN EQUIPO DE A/A. DIÁMETRO, Y PENDIENTE INDICADO EN PULGADAS Y PORCIENTO.
	VIENE TUBO PVC DWV O HIDRÁULICO CED. 40 SOPORTADA POR LOSA EXTERIOR. PARA DESCARGA SANITARIA EN EQUIPO DE A/A. DIÁMETRO, Y PENDIENTE INDICADO EN PULGADAS Y PORCIENTO.
	VIENE TUBO PVC DWV O HIDRÁULICO CED. 40 AHOGADO POR PISO. PARA DESCARGA SANITARIA EN EQUIPO DE A/A. DIÁMETRO, Y PENDIENTE INDICADO EN PULGADAS Y PORCIENTO.
	BAJA TUBO PVC DWV O HIDRÁULICO CED. 40 SOPORTADA POR MURO Y DUCTO DE INSTALACIONES (CAJILLO) Y AISLADA TÉRMICAMENTE CON ARMAFLEX 3/4"Ø. PARA DESCARGA SANITARIA EN EQUIPO DE A/A. DIÁMETRO.
	COLADERA DE PISO
	REGISTRO AGUAS NEGRAS
	DIÁMETRO-PENDIENTE DE LA TUBERÍA
	SENTIDO DEL FLUJO
	PLANTA BAJA
	NIVEL
	PLANTA AZOTEA
	ABRAZADERA TIPO PERA
	ABRAZADERA TIPO OMEGA
	ABRAZADERA TIPO UNICANAL
	NIVEL DE PISO TERMINADO
	NIVEL FONDO DE TUBO. SE TOMA LA PARTE BAJA DEL TUBO
	CONEXIÓN DE COLADERA PARA REGADERA EN PISO
	CONEXIÓN DE COLADERA EN PISO
	CONEXIÓN DE WC EN PISO
	CONEXIÓN A EQUIPO DE AIRE ACONDICIONADO (EVAPORADOR)- DESCARGA SANITARIO EQUIPO (BOMBA ALTURA 30 CENTÍMETROS A 50 CENTÍMETROS)
	AIRE ACONDICIONADO
	EQUIPO
	PULGADA Y DIÁMETRO
	HOMBRES
	MUJERES
	LOSA Y PLAFÓN
	TAPÓN PARA MANTENIMIENTO 6"Ø DE SISTEMA SANITARIO DE AGUAS RESIDUALES
	TAPÓN PARA MANTENIMIENTO 4"Ø DE SISTEMA SANITARIO DE AGUAS RESIDUALES
	TAPÓN PARA MANTENIMIENTO 3"Ø DE SISTEMA SANITARIO DRENAJE DE CONDENSADOS
	TAPÓN PARA MANTENIMIENTO 2"Ø DE SISTEMA SANITARIO DRENAJE DE CONDENSADOS
	TAPÓN REGISTRO ROSCABLE 4"Ø EN PISO PARA SISTEMA SANITARIO
	EQUIPO DE AIRE ACONDICIONADO EVAPORADOR TIPO CASSETTE, FANCOIL, DIVIDIDO O PAQUETE
	EQUIPO DE AIRE ACONDICIONADO CASSETTE
	EQUIPO DE AIRE ACONDICIONADO FANCOIL
	EQUIPO DE AIRE ACONDICIONADO DIVIDIDO (MANEJADORA)
	EQUIPO DE AIRE ACONDICIONADO TIPO PAQUETE
NOTA: TODA LA RED SANITARIA DE AGUAS RESIDUALES SERÁ DIRIGIDA POR MEDIO DE TUBERÍAS PENDIENTES Y REGISTROS A RED DE ALCANTARILLADO MUNICIPAL.	
NOTA: TODA LA RED SANITARIA Y VENTILACIÓN PARA DRENAJE DE EQUIPO DE AIRE ACONDICIONADO SE DISEÑA EN FORMA INDEPENDIENTE A RED SANITARIA DE AGUAS RESIDUALES. DESCARGA DIRECTA A REGISTRO CON TRAMPA DE AGUA.	
NOTA: TODAS LAS TUBERÍAS EN LÍNEA HORIZONTAL PARA DESCARGA SANITARIA DE AGUAS NEGRAS, GRASES Y E/A, DEBEN DE CONTAR CON PENDIENTES EN TUBERÍAS DESDE MUEBLE A RED SANITARIA A LA CUAL SE DESCARGA, CON EL OBJETIVO DE DAR OPERACIÓN AL SISTEMA.	
NOTA: TODAS LAS TUBERÍAS EN LÍNEA HORIZONTAL PARA VENTILACIÓN SANITARIA, LAS CUALES ESTÉN AHOGADAS POR PISO, MUROS O SOPORTADAS POR LOSAS, DEBEN DE TENER UNA PENDIENTE MÍNIMA DEL 0.5% DIRIGIDA HACIA EL MUEBLE O RED SANITARIA, CON EL OBJETIVO DE QUE EL AGUA NO SE QUEDA EN LAS TUBERÍAS OCASIONANDO DEFICIENCIA.	
NOTA: TODAS LAS DESCARGAS SANITARIAS EN LAVABOS, TARJAS, COLADERAS, ETC., DEBEN DE CONTAR CON TRAMPA DE AGUA (CUBO). TODAS LAS DESCARGAS SANITARIAS EN EQUIPOS DE AIRE ACONDICIONADO DEBEN DE CONTAR CON TRAMPA DE AGUA. TODAS LAS COLADERAS SANITARIAS DEBEN DE CONTAR CON TRAMPA DE AGUA INTEGRADA.	
NOTA: TODA LA RED SANITARIA PARA DESCARGA DE CONDENSADOS (EQUIPOS DE AIRE ACONDICIONADO) A LA CUAL ESTE SOPORTADA ENTRE LOSAS Y PLAFONES, VISIBLES AL INTERIOR DEL EDIFICIO, DEBE ESTAR FORRADA CON ARMAFLEX 3/4"Ø ESPESOR, PARA EVITAR QUE LA TUBERÍA SUENE AGUA Y PUEDA DARNAR ALGUN OBJETO AL INTERIOR.	

Calle Loreto No. 5392 Fracc. Stanza Toscana
Culiacán, Sinaloa

Proyecto:

AMPLIACIÓN DE EDIFICIO

AUDITORÍA SUPERIOR DEL ESTADO DE SINALOA

Propietario:

Auditoría Superior del Estado SINALOA

Calle del Congreso 2860 Pto. Vialidad del Congreso, Fracc. Jardines, Tres Ríos, 80100 Culiacán Rosales, Sinaloa.

Croquis de Localización:

Revisó:

Director Responsable de Obra:

D.R.O.:

R.S.S.A.:

Cédula Profesional:

F I R M A

Director Responsable de Obra:

MIGUEL ANTONIO ARIZA HERNANDEZ
arquitecto

Calle Loreto No. 5392 Fracc. Stanza Toscana
Culiacán, Sinaloa

Cédula Profesional: 2580226 R.S.S.A. JIC-540-00

Contenido:

PROYECTO INSTALACIÓN SANITARIO

Superficie de Terreno:

No. del Plano

Superficie de Ampliación:

2,943.16 m²

Escala:

1:200

Acotaciones:

metros

Fecha:

23 de Diciembre de 2023

arizaarquitectos2020@outlook.com

IS

10