


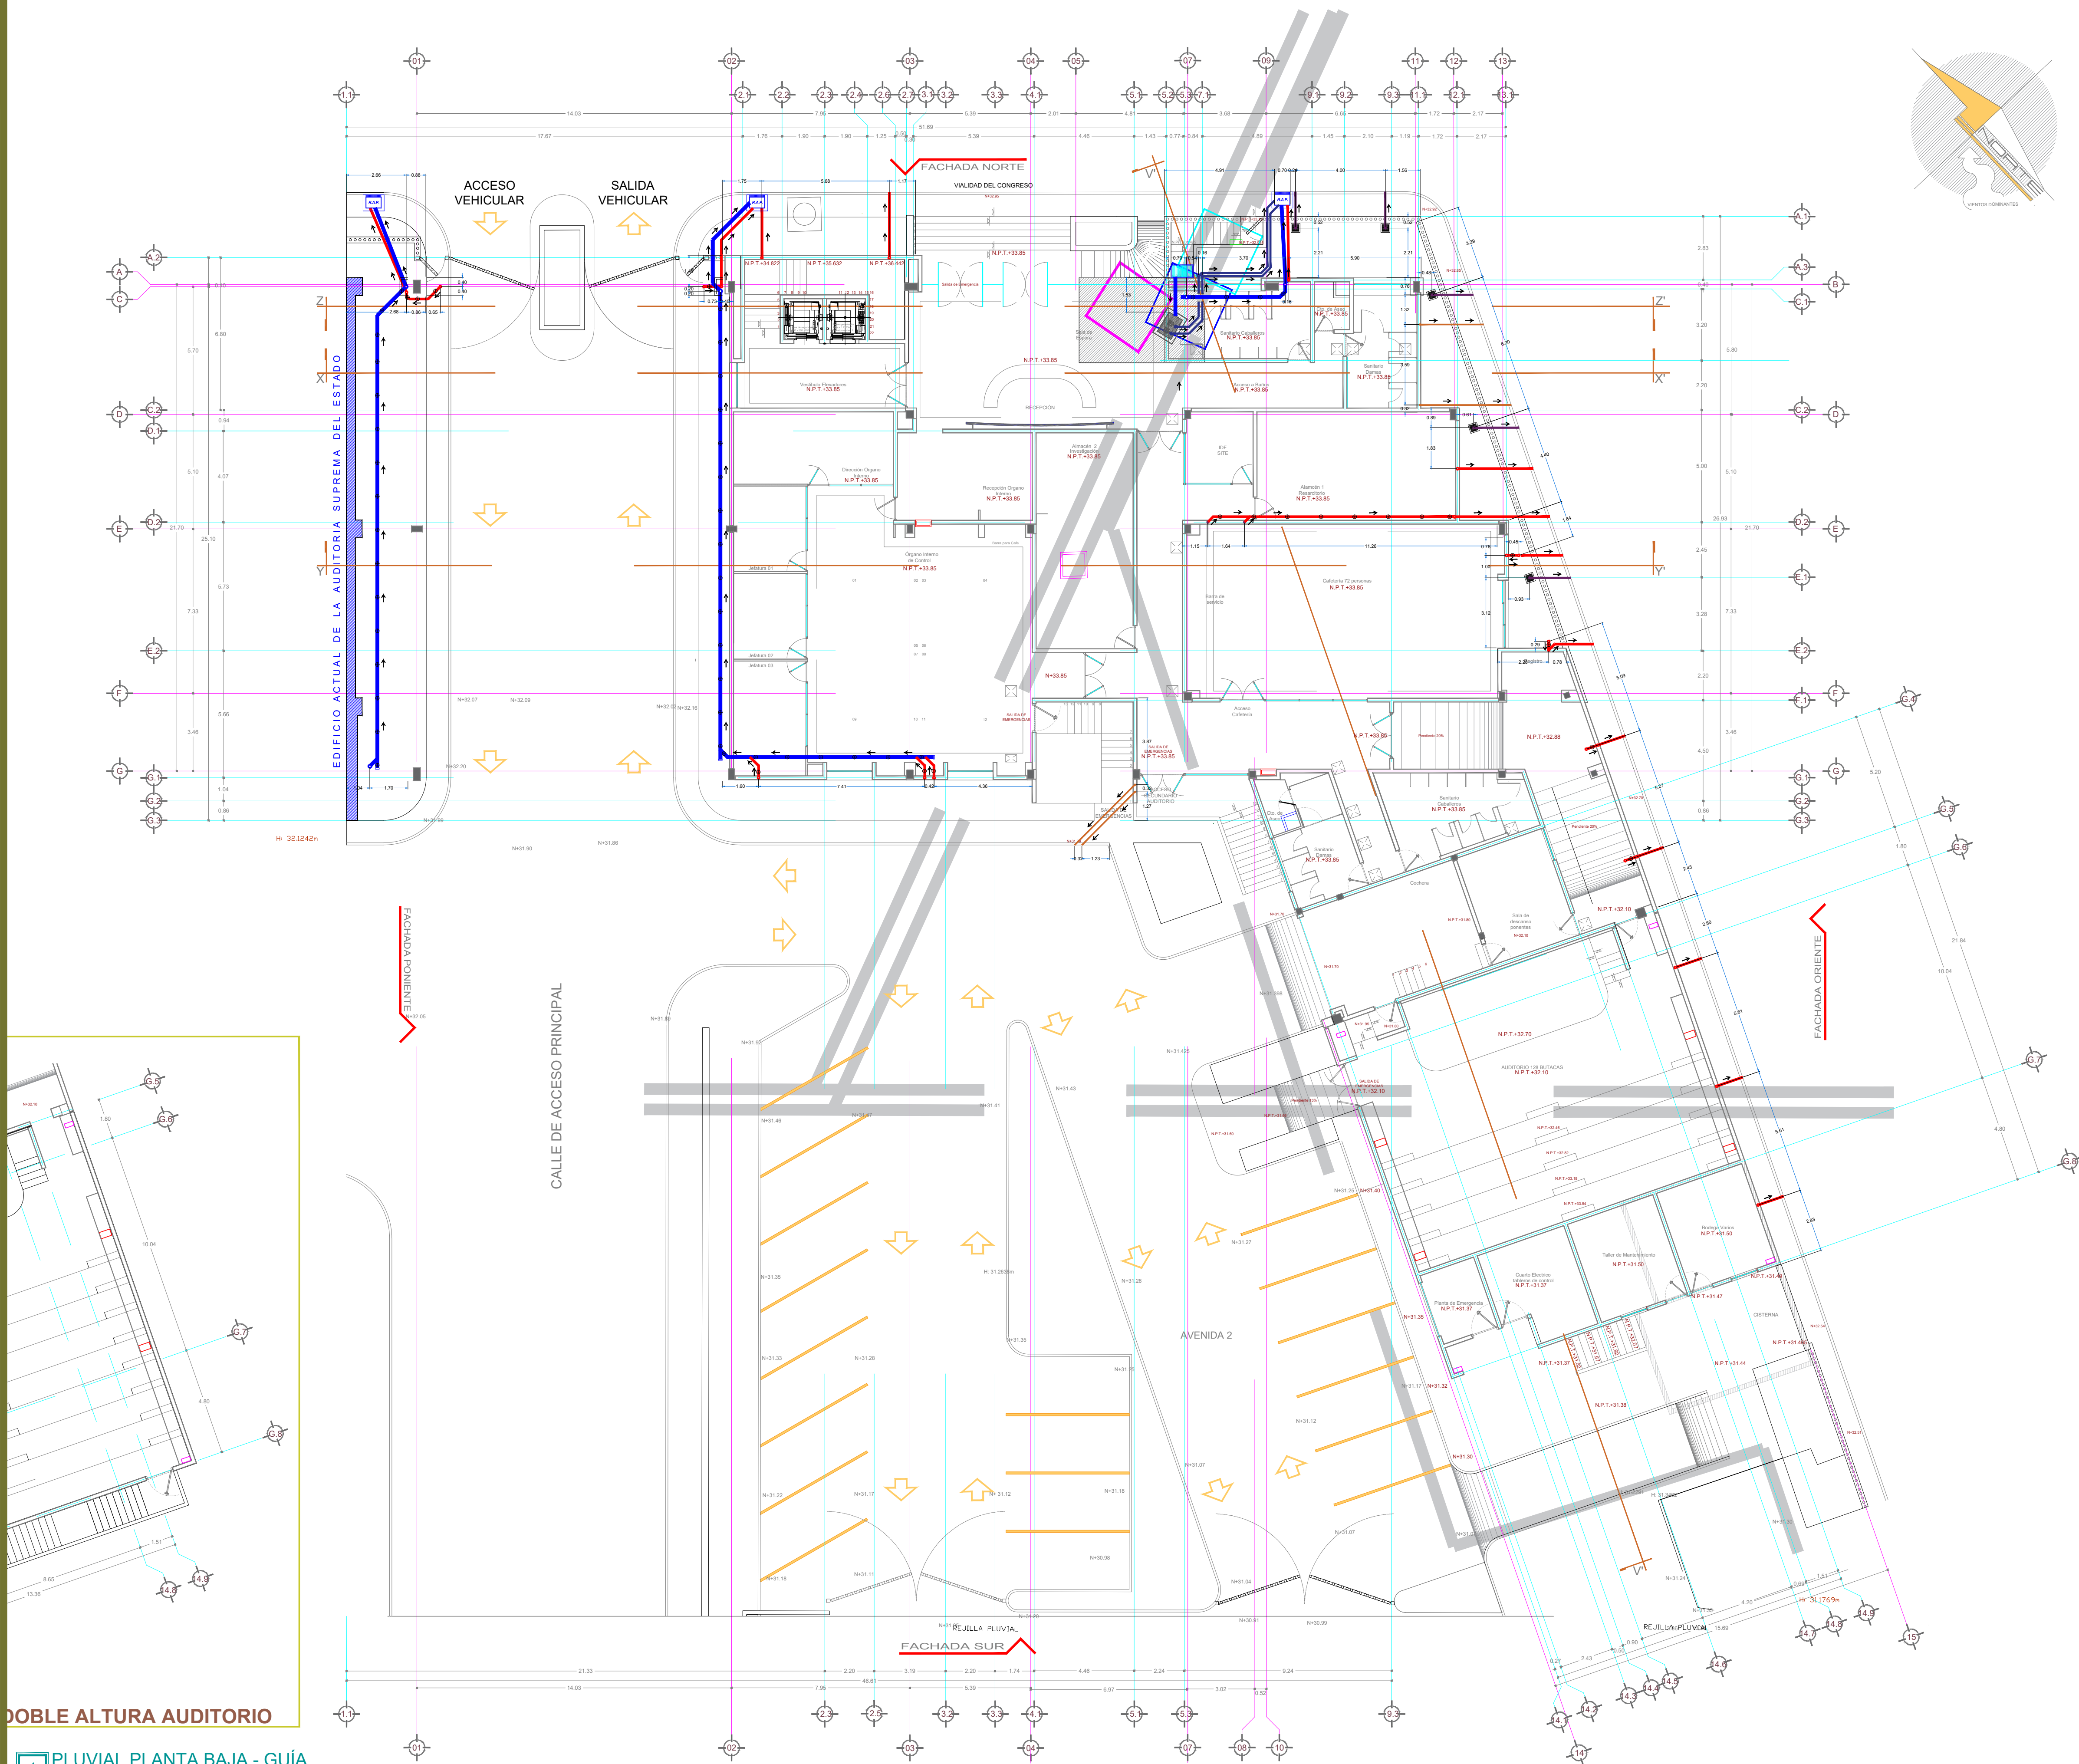

1 PLUVIAL PLANTA BAJA - GUÍA
ESC 1:150

SIMBOLOGÍA Y NOMENCLATURA SISTEMA PLUVIAL, TUBERÍA PVC CÉDULA 40 DWV	
	TUBERÍA PVC CÉDULA 40 DWV EN 6"Ø (CEMENTAR) PARA AGUAS PLUVIALES
	TUBERÍA PVC CÉDULA 40 DWV EN 4"Ø (CEMENTAR) PARA AGUAS PLUVIALES
	TUBERÍA PVC HIDRÁULICO CÉDULA 40 EN 3"Ø (CEMENTAR) PARA AGUAS PLUVIALES
	TUBERÍA PVC CÉDULA 40 DWV EN 2"Ø (CEMENTAR) PARA AGUAS PLUVIALES
	TUBERÍA PVC CÉDULA 40 DWV (CEMENTAR) PARA VENTILACIÓN SISTEMA PLUVIAL
	TUBERÍA PVC HIDRÁULICO CÉDULA 40 EN 3"Ø (CEMENTAR) PARA AGUAS PLUVIALES/BOMBEO

SIMBOLOGÍA Y NOMENCLATURA PLUVIAL	
B.T.A.P	BAJA TUBO DE AGUAS PLUVIALES, DIÁMETRO INDICADO EN PULGADAS.
B.T.A.P-SM	BAJA TUBO DE AGUAS PLUVIALES SOPORTADO POR MURO, DIÁMETRO INDICADO EN PULGADAS.
B.T.A.P-SM-D	BAJA TUBO DE AGUAS PLUVIALES SOPORTADO POR MURO Y DUCTO DE INSTALACIONES (CAJILLO), DIÁMETRO INDICADO EN PULGADAS.
B.T.A.P-SM-C	BAJA TUBO DE AGUAS PLUVIALES SOPORTADO POR MURO OCULTO EN CAJILLO, DIÁMETRO INDICADO EN PULGADAS.
B.T.A.P-AM	BAJA TUBO DE AGUAS PLUVIALES AHOGADO POR MURO, DIÁMETRO INDICADO EN PULGADAS.
V.T.A.P-SL	VIENE TUBO DE AGUAS PLUVIALES SOPORTADA POR LOSA, DIÁMETRO INDICADO EN PULGADAS.
V.T.A.P-SL-P	VIENE TUBO DE AGUAS PLUVIALES SOPORTADA POR LOSA Y PLAFÓN, DIÁMETRO INDICADO EN PULGADAS.
V.T.A.P-PI	VIENE TUBO DE AGUAS PLUVIALES AHOGADO POR PISO, DIÁMETRO INDICADO EN PULGADAS.

SIMBOLOGÍA Y NOMENCLATURA PLUVIAL	
S.T.V.A.P	SUBE TUBO DE VENTILACIÓN PARA AGUAS PLUVIALES, DIÁMETRO INDICADO EN PULGADAS.
S.T.V.A.P-SM-D	SUBE TUBO DE VENTILACIÓN PARA AGUAS PLUVIALES SOPORTADO POR MURO Y DUCTO DE INSTALACIONES, DIÁMETRO INDICADO EN PULGADAS.
S.T.V.A.P-AM	SUBE TUBO DE VENTILACIÓN PARA AGUAS PLUVIALES AHOGADO POR MURO, DIÁMETRO INDICADO EN PULGADAS.
T.V.A.P-SL-P	SUBE TUBO DE VENTILACIÓN PARA AGUAS PLUVIALES SOPORTADA POR LOSA Y PLAFÓN, DIÁMETRO INDICADO EN PULGADAS.

PB	PLANTA BAJA	P.A	PLANTA AZOTEA
P.N	PRIMER NIVEL	BAP	BAJANTE DE AGUA PLUVIAL
L	LARGO	P	PROFUNDO
A	ANCHO		

SIMBOLOGÍA Y NOMENCLATURA PLUVIAL	
0"Ø	DIÁMETRO DEL TUBO EN PULGADAS
0.0%	PENDIENTE DEL TUBO EN PORCIENTO
NPT	NIVEL DE PISO TERMINADO
NFT	NIVEL FONDO DE TUBERÍA SE TOMA PARA BAJA DEL TUBO
T.A.P	CONEXIÓN DE TUBERÍA PLUVIAL A REGISTRO/REJILLA EN PATIO PARA REBOSADERO Y DESCARGAS PLUVIALES A EXTERIOR. LA CONEXIÓN SERÁ POR PISO EN REGISTRO Y EL TUBO ESTARÁ 20 CENTÍMETROS POR ENCIMA DE NPT EN REGISTRO PARA QUE OPERE CON SISTEMA ARENERO, VER ISOMETRICO Y DETALLES.
R.A.P	REGISTRO DE AGUAS PLUVIALES
	SENTIDO DEL FLUJO
	COLADERA HELVEX DE PRETIL MODELO 4954, CONEXIÓN 4"Ø.
	COLADERA HELVEX MODELO 632-H, CONEXIÓN 2"Ø.
	COLADERA HELVEX DE CÚPULA MODELO 444, CONEXIÓN 4"Ø.
	REGISTRO DE AGUAS PLUVIALES (BLOCK O CONCRETO ARMADO), CON REJILLA PLUVIAL MEDIDAS INDICADAS EN PLANO.
	REJILLA PLUVIAL TIPO IRVING PARA DESALOJO DE AGUAS PLUVIALES EN ACCESO A CAJA DE VÁLVULAS PLUVIALES
	CÁRCAMO DE BOMBEO PARA DESALOJO DE AGUAS PLUVIALES EN ACCESO A CAJA DE VÁLVULAS PLUVIALES
	ABRAZADERA TIPO PERA
	ABRAZADERA TIPO OMEGA
	ABRAZADERA TIPO UNICANAL

FUNCIONAMIENTO DEL SISTEMA PLUVIAL:

-LAS DESCARGAS PLUVIALES EN LOSAS DE SERVICIO, BALCONES, TERRAZAS, SERÁN CAPTADAS POR MEDIO DE COLADERAS Y CANALIZADAS POR TUBERÍAS HASTA REGISTRO PLUVIALES Y/O DIRECTO A GUARNICIONES A BANQUETA-CALLE.

-TODOS LAS BAJANTES PLUVIALES EN LÍNEA VERTICAL EN PLANTA AZOTEA SE DEBE DE COLOCAR SISTEMA DE VENTILACIÓN INICIAL, CON EL OBJETIVO DE DAR MÁS EFICIENCIA AL SISTEMA Y EVITAR TAPONAMIENTOS DE AGUAS PLUVIALES AL MOMENTO DE ESTAR OPERANDO.

-TODA LA RED PLUVIAL DEBE DE SER CON TUBERÍA Y CONEXIONES DE PVC CÉDULA 40 DWV.

2 SIMBOLOGÍA Y NOMENCLATURA PLUVIAL
SIESC

Calle Loreto No. 5392 Fracc. Stanza Toscana
Culiacán, Sinaloa

Proyecto:

AMPLIACIÓN DE EDIFICIO

AUDITORÍA SUPERIOR DEL ESTADO DE SINALOA

Propietario:

Auditoría Superior del Estado SINALOA

Calle del Congreso 2860 Pto. Vialidad del Congreso, Fracc. Jardines, Tres Ríos, 80100 Culiacán Rosales, Sinaloa.

Croquis de Localización:

Simbología:

Revisó:

Director Responsable de Obra:

-

D.R.O.

-

R.S.S.A.

-

Cédula Profesional:

-

F I R M A

Director Responsable de Obra

MIGUEL ANTONIO ARIZA HERNANDEZ
arquitecto

Calle Loreto No. 5392 Fracc. Stanza Toscana
Culiacán, Sinaloa

Cédula Profesional:

2580226

R.S.S.A.

JIC-540-00

Contenido:

PROYECTO PLUVIAL

Superficie de Terreno:

No. del Plano

Superficie de Ampliación:

2,943.16 m²

IP

Escala:

1:200

04

Anotaciones:

metros

Fecha:

23 de Diciembre de 2023

arizaarquitectos2020@outlook.com